


Legenda Detalhada	
○	Caixa Sifonada PVC Acessórios Sifonagem 150x150x50
□	Caixa de passagem Caixas de Passagem 30 cm
○	Caixas de Gordura Caixas de Passagem CG - 30 cm
⌒	Curva 45° longa para Esgoto Sanitário PVC Esgoto 50 mm
•	Joelho 90°-coluna PVC Esgoto Joelho 90° 50 mm
∩	Juncão simples PVC Esgoto 100 mm - 50 mm
•	Lavatório de Uso Geral PVC Acessórios Sifão de corpo p/ pia e lavatório 1" - 1,1/2" Válvula p/ lavatório e tanque
⌒	PVC Esgoto Curva 90° 40 mm
•	Joelho 90° canal p/ esgoto secundário 40 mm - 1,1/2" Tubo rígido c/ ponta lisa 40 mm
■	Pia de Cozinha Residencial com Sifão 50mm PVC Acessórios Sifão de corpo p/ pia e lavatório 1" - 2" Válvula p/ pia
□	PVC Esgoto Joelho 90° 50 mm
■	Tubo rígido c/ ponta lisa 50 mm - 2"
■	Ramais de Ventilação PVC Esgoto Joelho 90° 50 mm
□	Tê sanitário 50 mm - 50 mm
□	Vaso Sanitário c/ curva 90° PVC Esgoto Curva 90° curta 100 mm

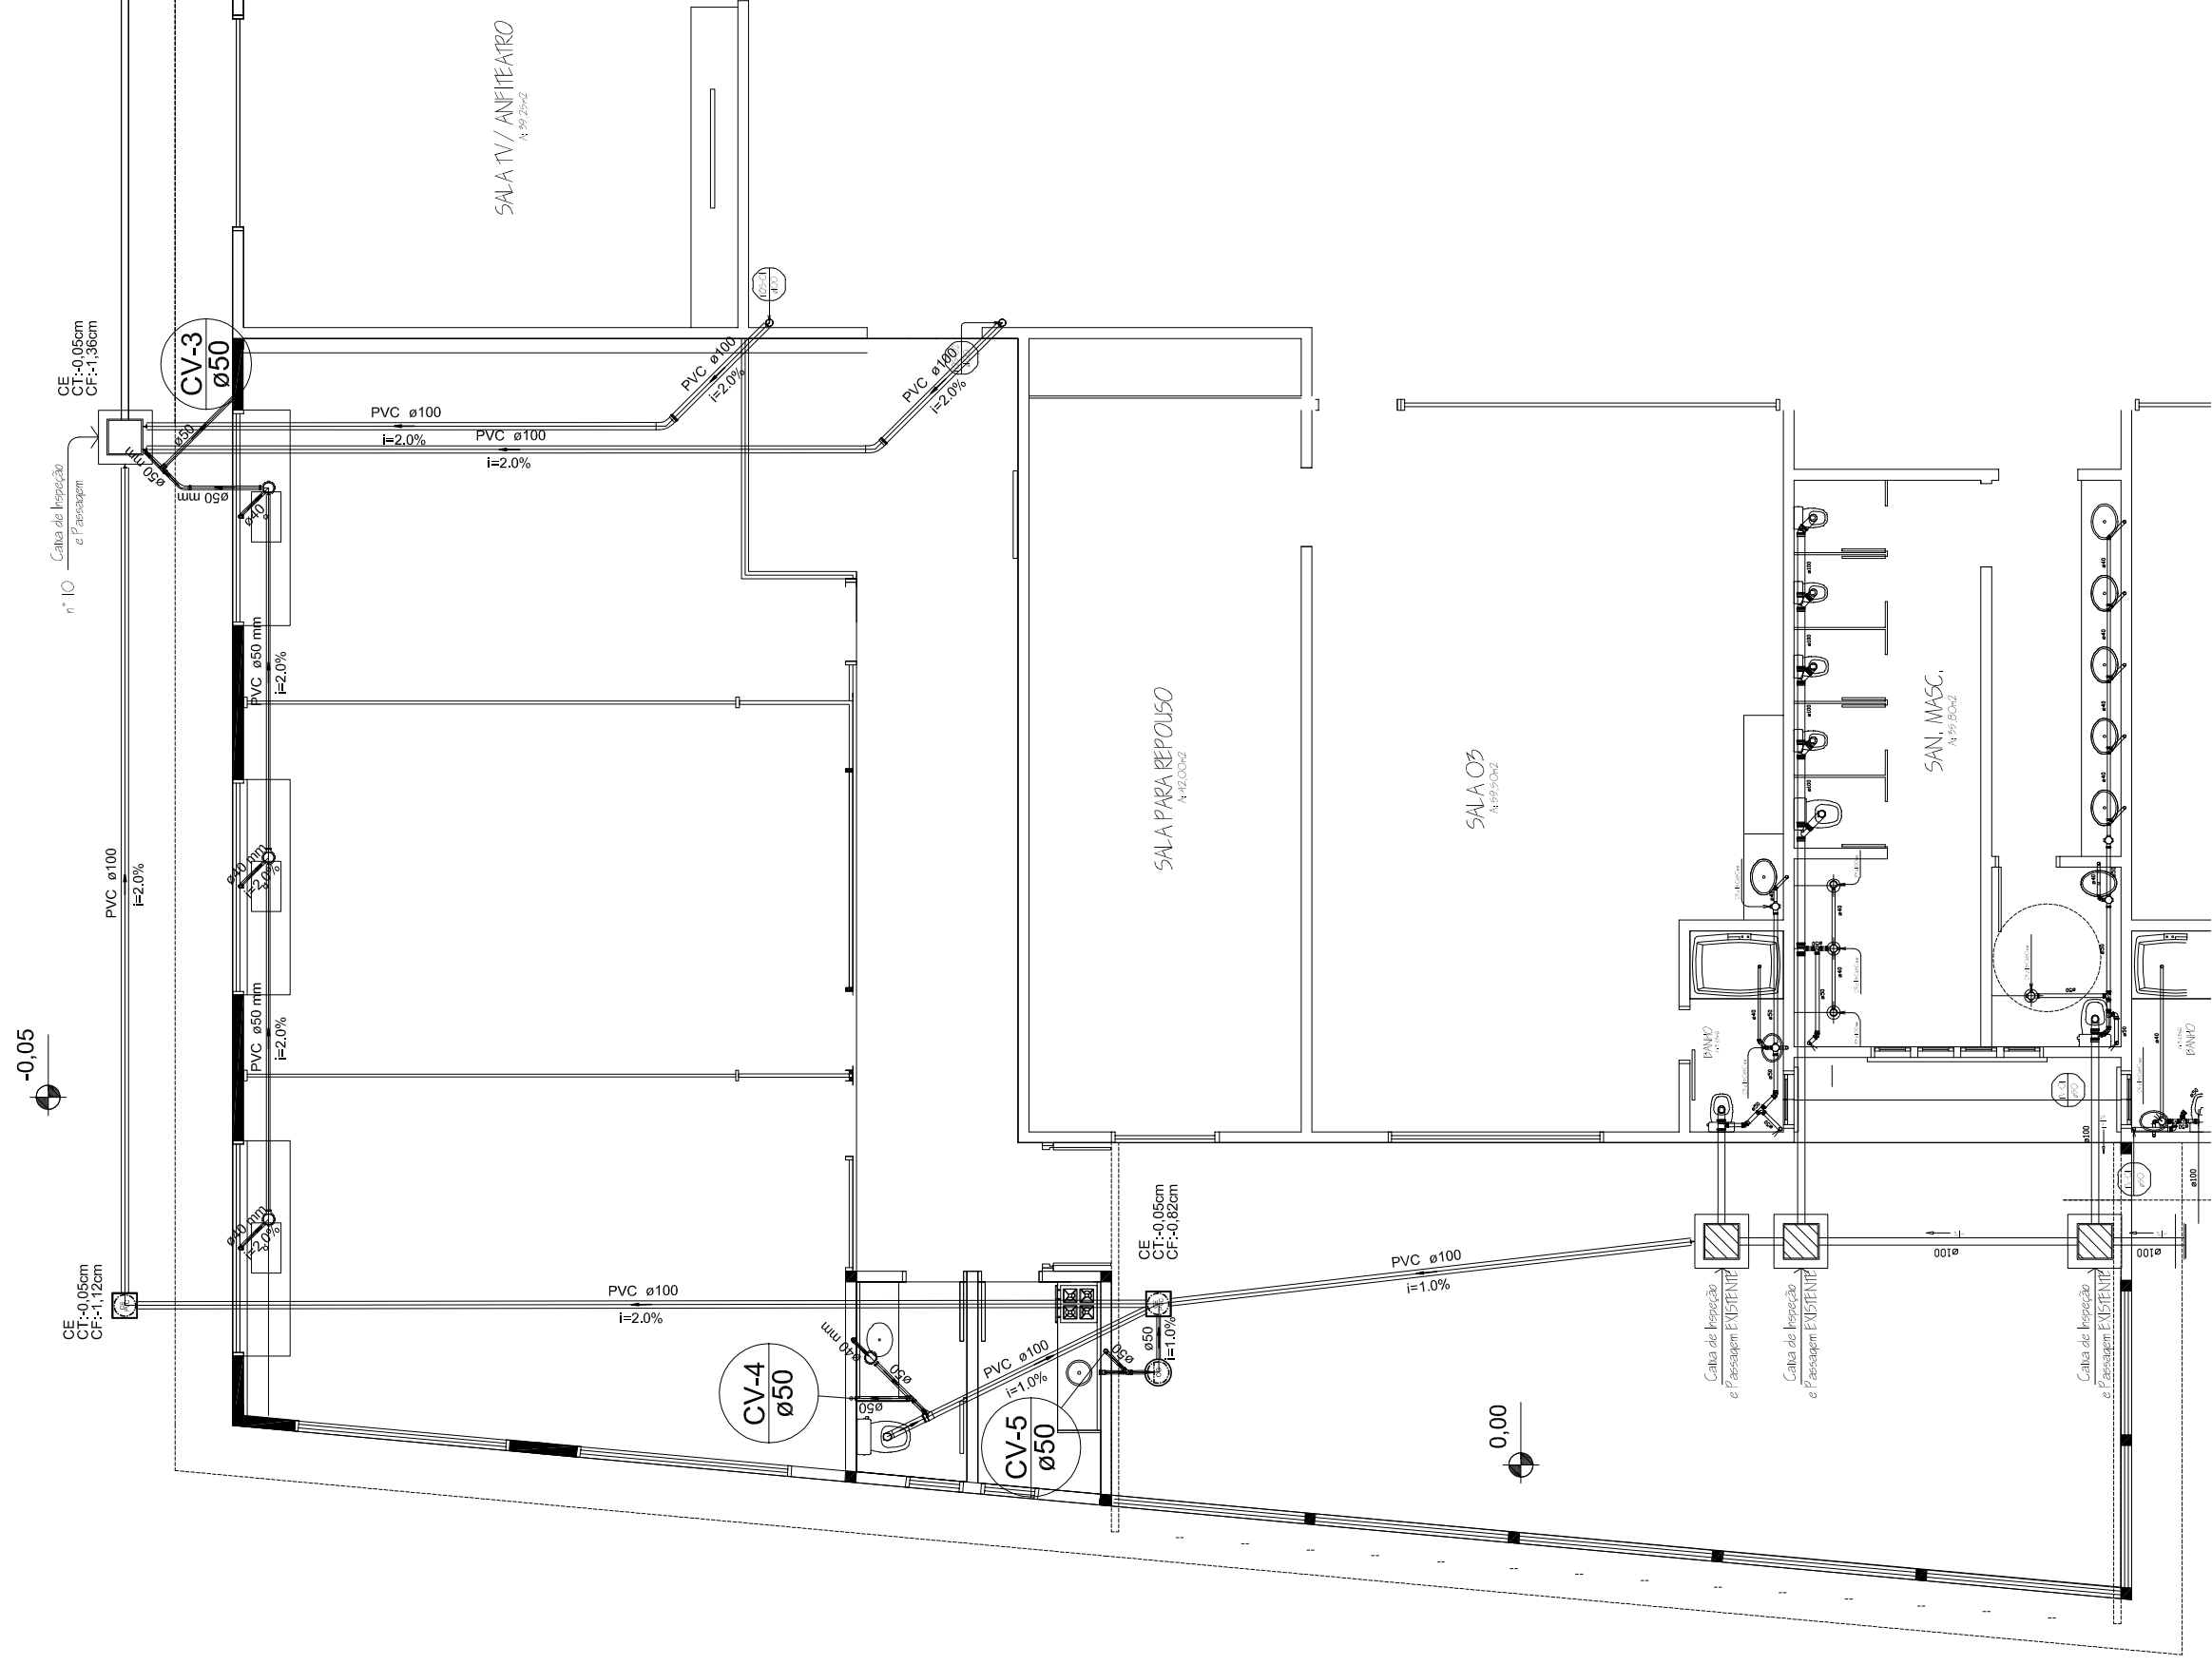

REVISÃO	DATA	ALTERAÇÃO	RESPONSÁVEL

**CREA/RS226430**



**Responsável Técnico**  
Humberto Luiz de Carvalho Enchaki CREA/RS 089568-D  
Avenida Assis Brasil nº 3532/615 Bairro Lindoia Porto Alegre RS 91010-003  
Fone: (51)984245083 (51)985355083 email: humbertohux@gmail.com

<b>Obra:</b>	EMEI CARMELINA	<b>ÁREA TOTAL DO PROJETO:</b>	258,10 M <sup>2</sup>
<b>Localização:</b>	Rua C VILA OLÍMPICA -VARZEA GRANDE	<b>CIDADE:</b>	GRAMADO - RS
<b>Projeto:</b>	PROJETO SANITARIOS	<b>ARQUIVO DWG:</b>	SAN01-01-Planta Baixa Esgoto Sanitário Rev.06.dwg
<b>Conteúdo:</b>	PLANTA BAIXA ESGOTO	<b>OBSERVAÇÕES:</b>	ESCALA: 1:50
<b>Responsável Técnico:</b>	Eng. Humberto Luiz de Carvalho Enchaki CREA 089568-D	<b>DATA:</b>	MAIO/2019
<b>Proprietário:</b>	Prefeitura Municipal de Gramado	<b>DESENHO:</b>	HUMBERTO

**TERREO**  
escala 1:100